


機器明細表

図番	品名	参考品番	電源電圧	台数	仕様
FE-1	天井換気扇	VD-23ZX8-C	1φ100V	2	(低騒音形) 風量425m ³ /h×85Pa×82W 天吊金具 共
	天井換気扇	φ100		1	(SUS製) ガラリ付

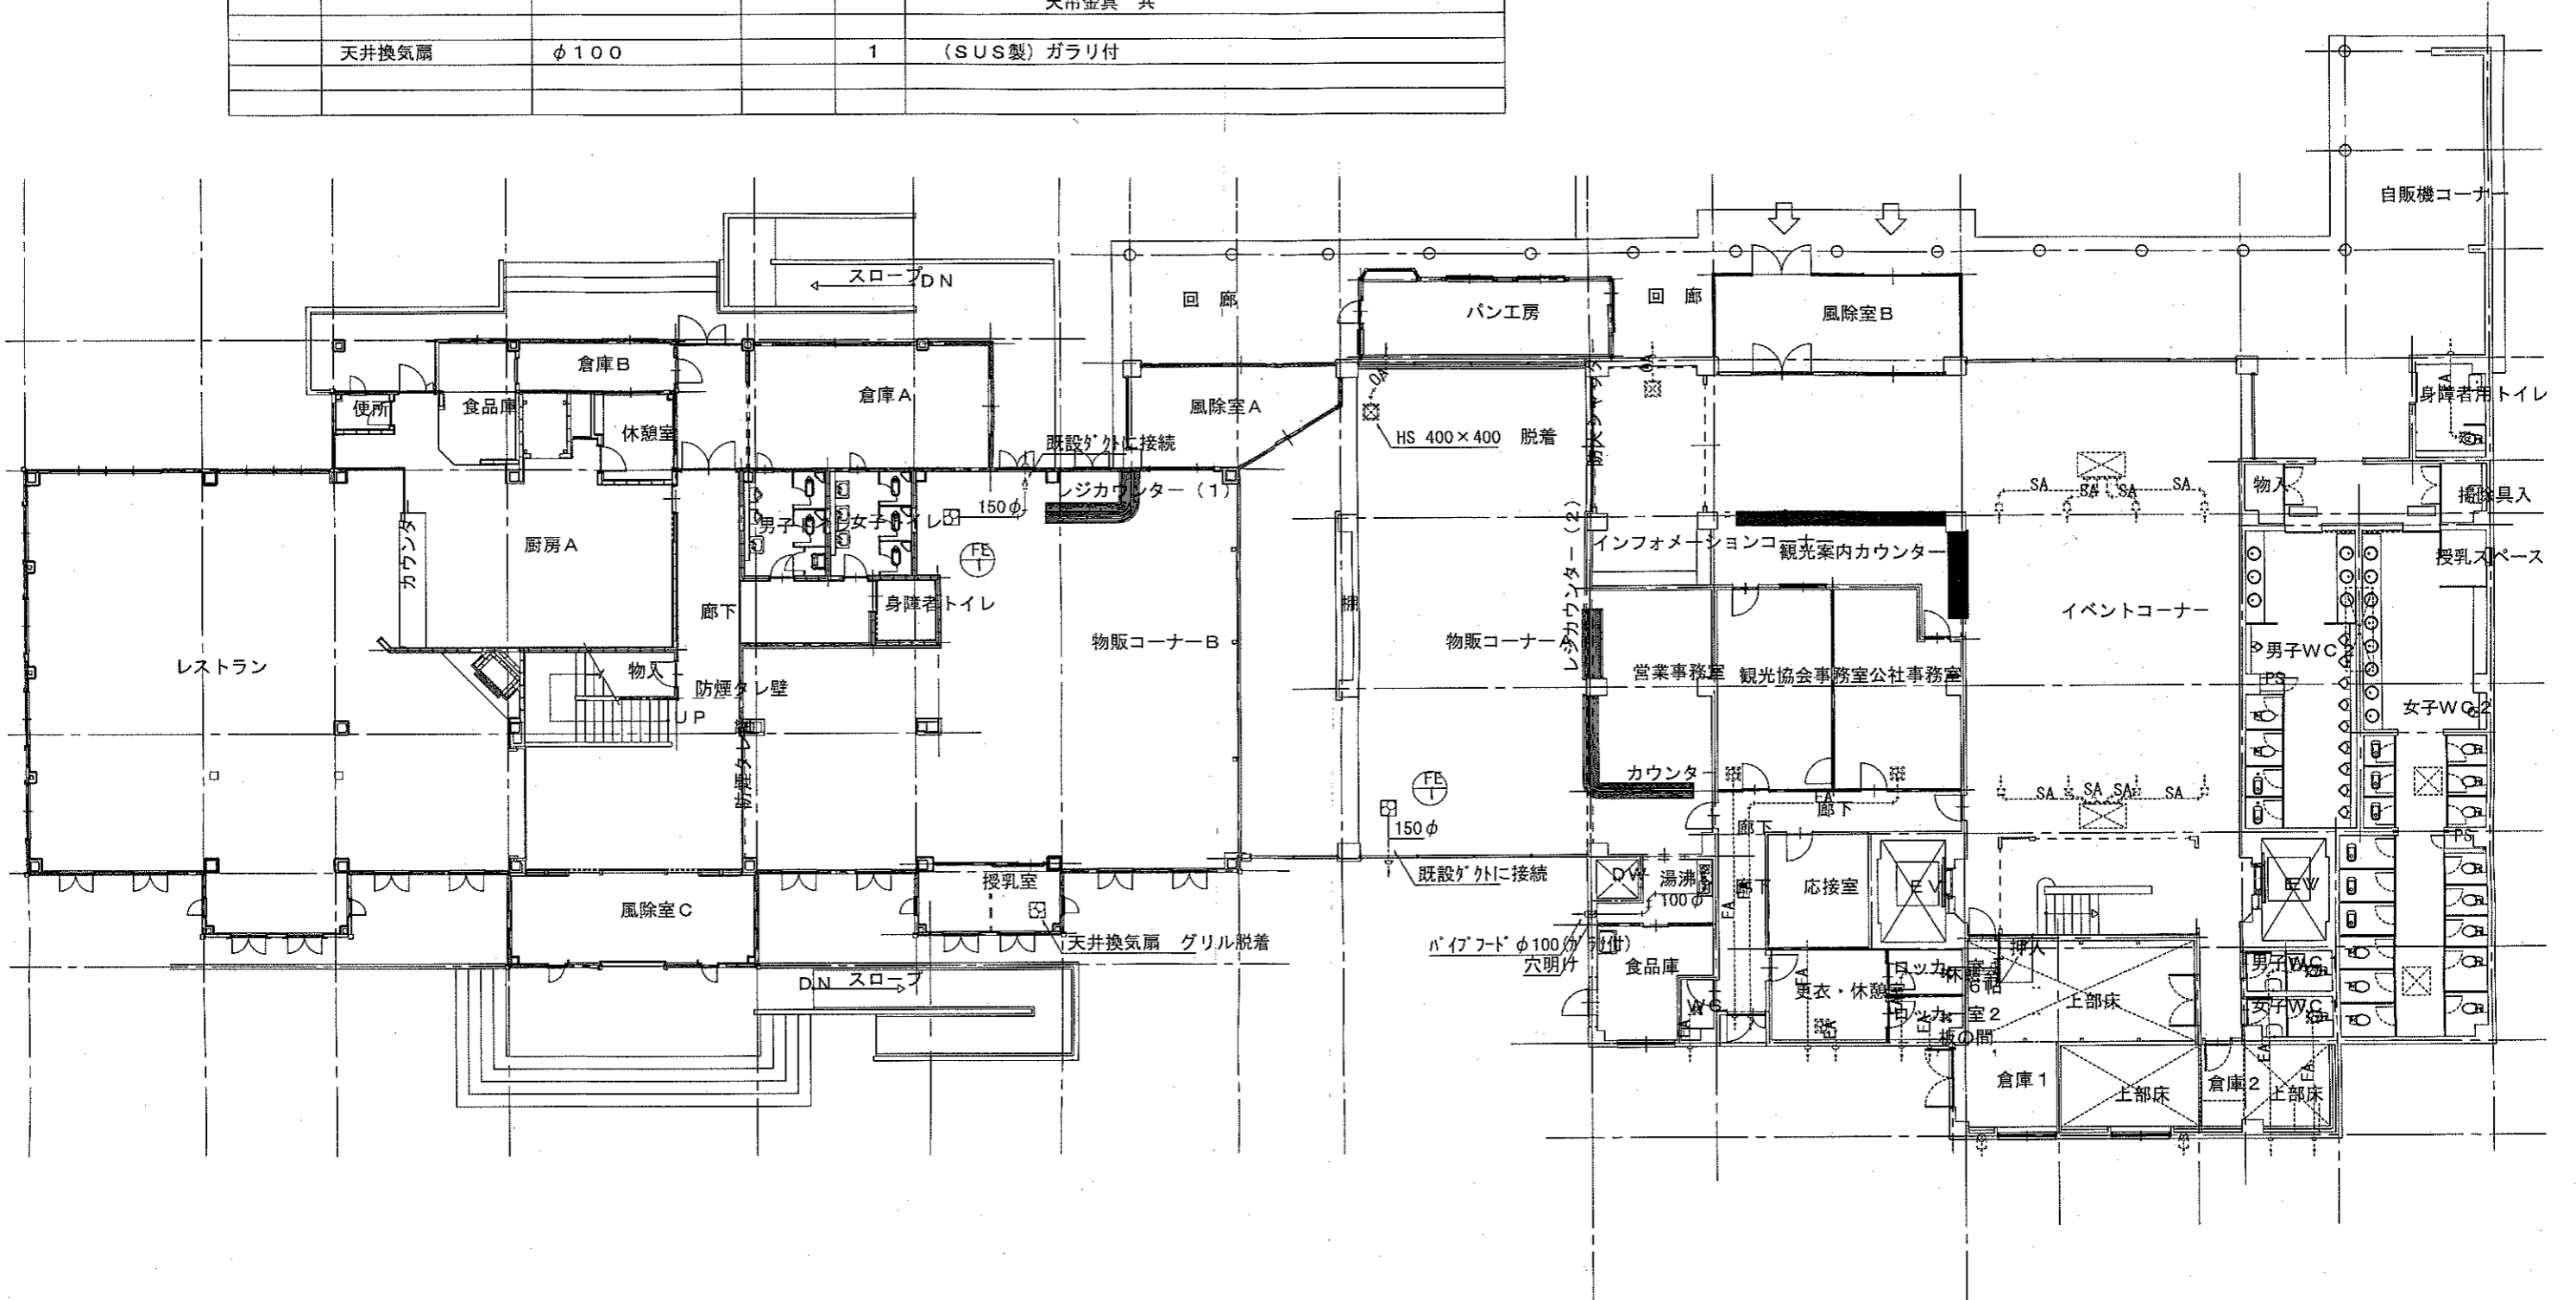

特記事項	設計	受領印	豊岡市 都市整備部 建築住宅課	検印	検印	工事名	道の駅「神鍋高原」改修工事
	変更			検印	設計	図面名	機械設備 換気設備改修1階平面図
	最終			検印		縮尺	1/150